




ESTADO DO PARÁ
MUNICÍPIO DE SANTA IZABEL DO PARÁ
COMISSÃO PERMANENTE DELICITAÇÃO

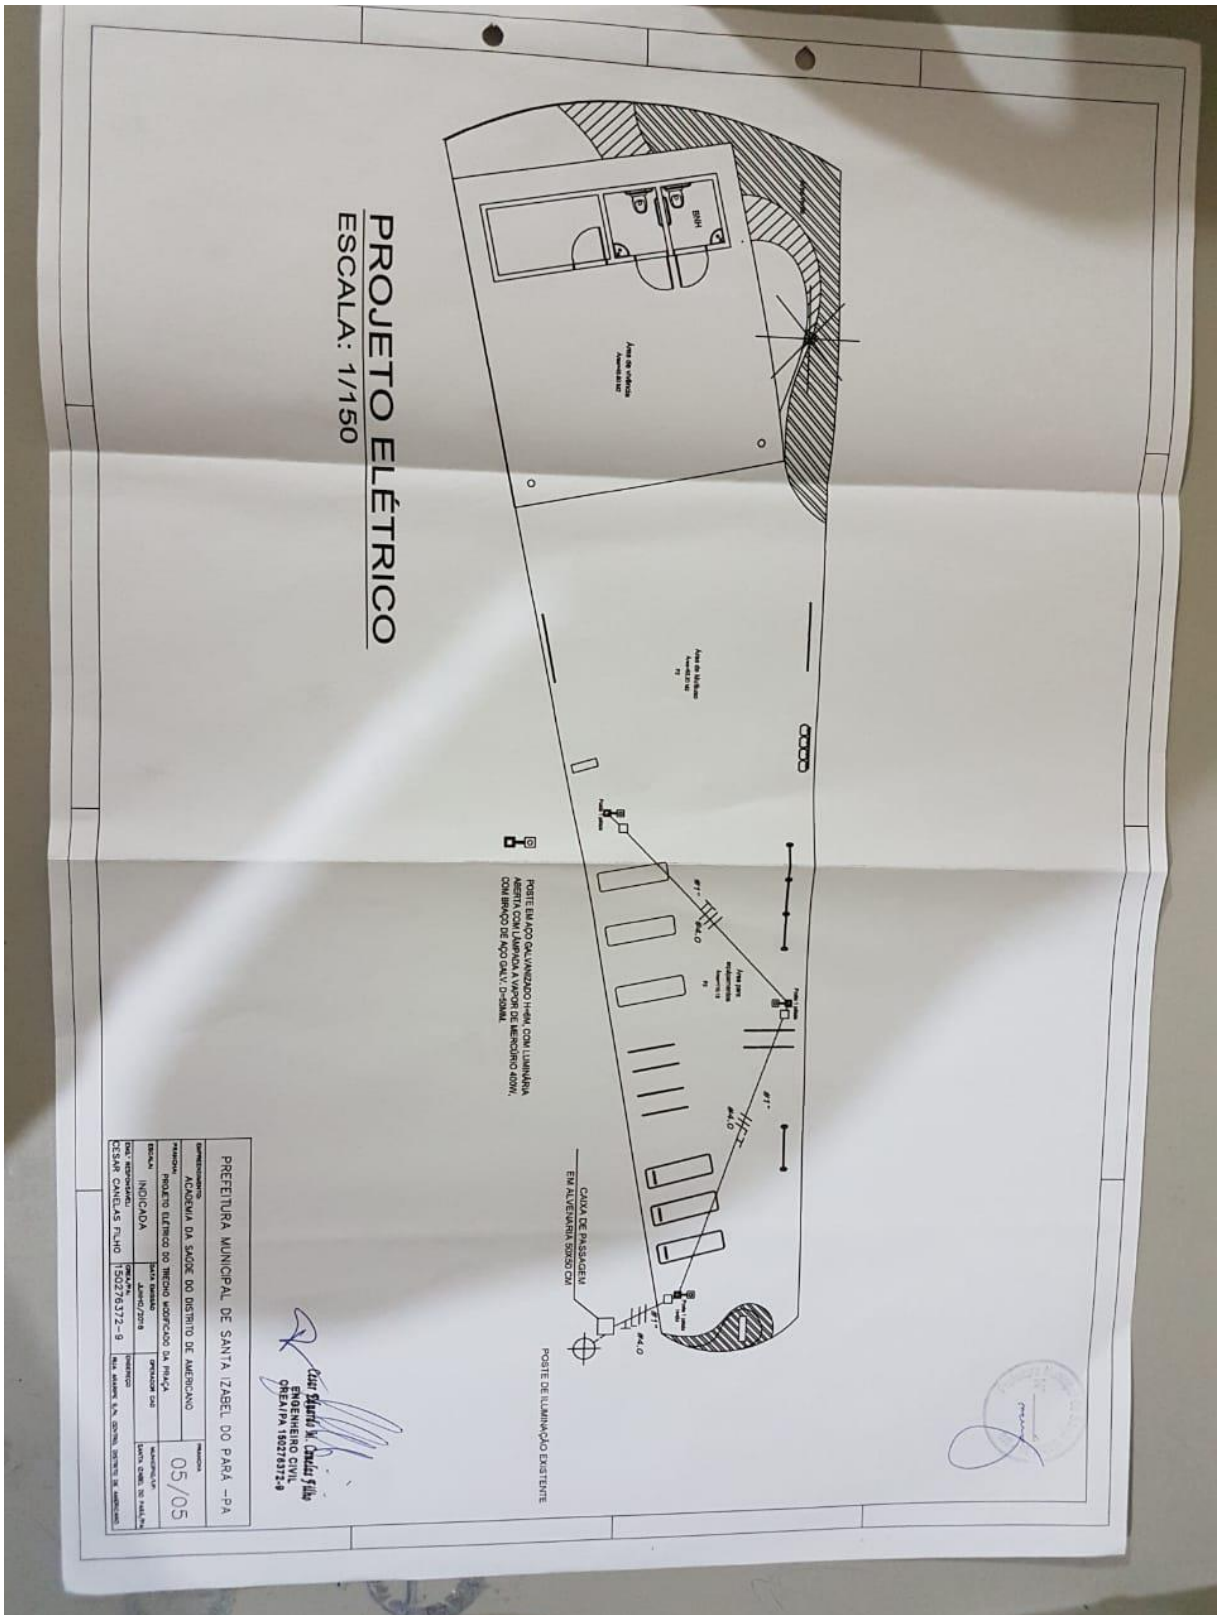

PROJETO ELÉTRICO
ESCALA: 1/1150

PREFEITURA MUNICIPAL DE SANTA IZABEL DO PARÁ - PA

DEPARTAMENTO	ACESSORIA DA SAÚDE DO DISTRITO DE AMERICANO	DATA	05/05
PROJETO	PROJETO ELÉTRICO DO BLENDO INTERIORES DA MHA		
INDICADA	DATA RECEBIDA		
PROJETO	DATA RECEBIDA		
PROJEÇÃO	DATA RECEBIDA		
PROJETO	DATA RECEBIDA		
PROJEÇÃO	DATA RECEBIDA		

PROJETO ELÉTRICO DO BLENDO INTERIORES DA MHA

PROJETO ELÉTRICO DO BLENDO INTERIORES DA MHA

PROJETO ELÉTRICO DO BLENDO INTERIORES DA MHA


PROJETO ELÉTRICO DO BLENDO INTERIORES DA MHA

PROJETO ELÉTRICO DO BLENDO INTERIORES DA MHA

[Assinatura]
Engenheiro Civil
CPF nº 150276372-9



ESTADO DO PARÁ
MUNICÍPIO DE SANTA IZABEL DO PARÁ
COMISSÃO PERMANENTE DELICITAÇÃO

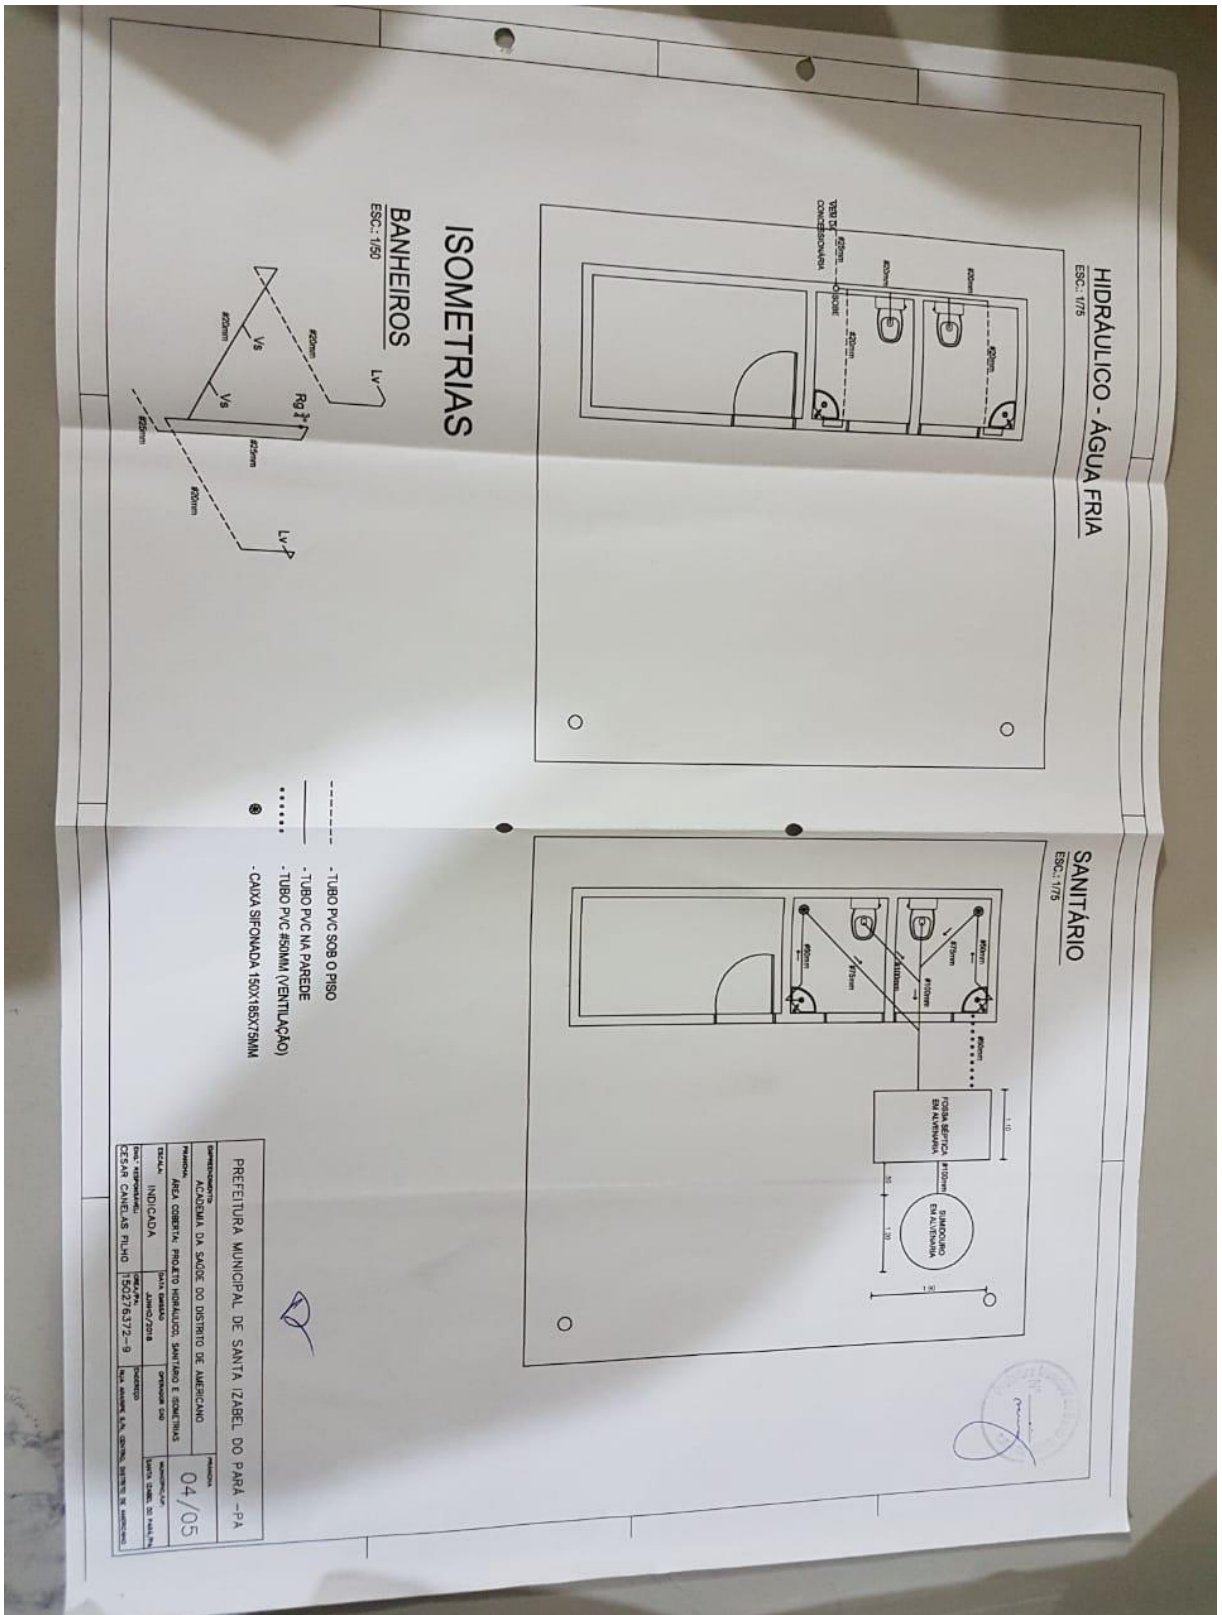



ESTADO DO PARÁ
MUNICÍPIO DE SANTA IZABEL DO PARÁ
COMISSÃO PERMANENTE DELICITAÇÃO

PROPOSTA		EMPRESA		OBJETO	
03/05	00076372-8	CEARÁ CÂNDIDA FILHO	10076372-8	REPARO EM LÂMPADAS E INTERRUPTORES	
INDICADA	INDICADA	INDICADA	INDICADA	INDICADA	
INDICADA	INDICADA	INDICADA	INDICADA	INDICADA	
INDICADA	INDICADA	INDICADA	INDICADA	INDICADA	
INDICADA	INDICADA	INDICADA	INDICADA	INDICADA	
INDICADA	INDICADA	INDICADA	INDICADA	INDICADA	
INDICADA	INDICADA	INDICADA	INDICADA	INDICADA	

PREFEITURA MUNICIPAL DE SANTA IZABEL DO PARÁ - PA
COMISSÃO PERMANENTE DELICITAÇÃO
PROPOSTA Nº 03/05
OBJETO: REPARO EM LÂMPADAS E INTERRUPTORES

TOTAL DE WATTS	
01	2400
02	2400
03	2400
04	2400
05	2400
06	2400
07	2400
08	2400
09	2400
10	2400
11	2400
12	2400
13	2400
14	2400
15	2400
16	2400
17	2400
18	2400
19	2400
20	2400
21	2400
22	2400
23	2400
24	2400
25	2400
26	2400
27	2400
28	2400
29	2400
30	2400
31	2400
32	2400
33	2400
34	2400
35	2400
36	2400
37	2400
38	2400
39	2400
40	2400
41	2400
42	2400
43	2400
44	2400
45	2400
46	2400
47	2400
48	2400
49	2400
50	2400

LEGENDA


- Tomada alta à 2,50 m do piso
- Tomada baixa à 0,30 m do piso
- Caixa de distribuição
- Luminária c/ lamp. fluorescente compacta
- POSTE ALUMINADO
- VEREDA
- CONCESSORIA
- CAIXA DE ALUMINADO
- ALUMINADO
- HALO DE ALUMINADO

DIAGRAMA UNIFILAR

Delimitação - Elétrica
ESCALA 1:100




ESTADO DO PARÁ
MUNICÍPIO DE SANTA IZABEL DO PARÁ
COMISSÃO PERMANENTE DELICITAÇÃO

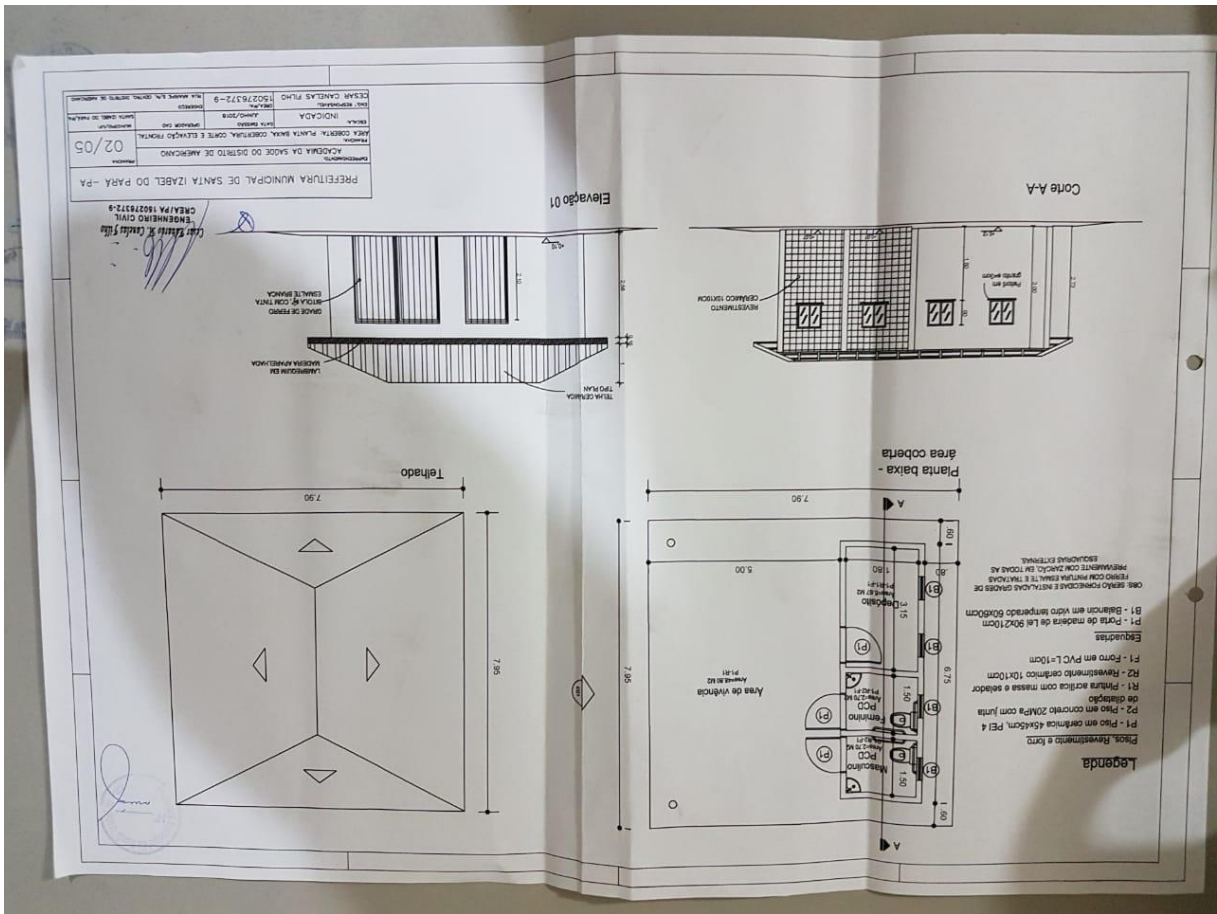



ESTADO DO PARÁ
MUNICÍPIO DE SANTA IZABEL DO PARÁ
COMISSÃO PERMANENTE DELICITAÇÃO

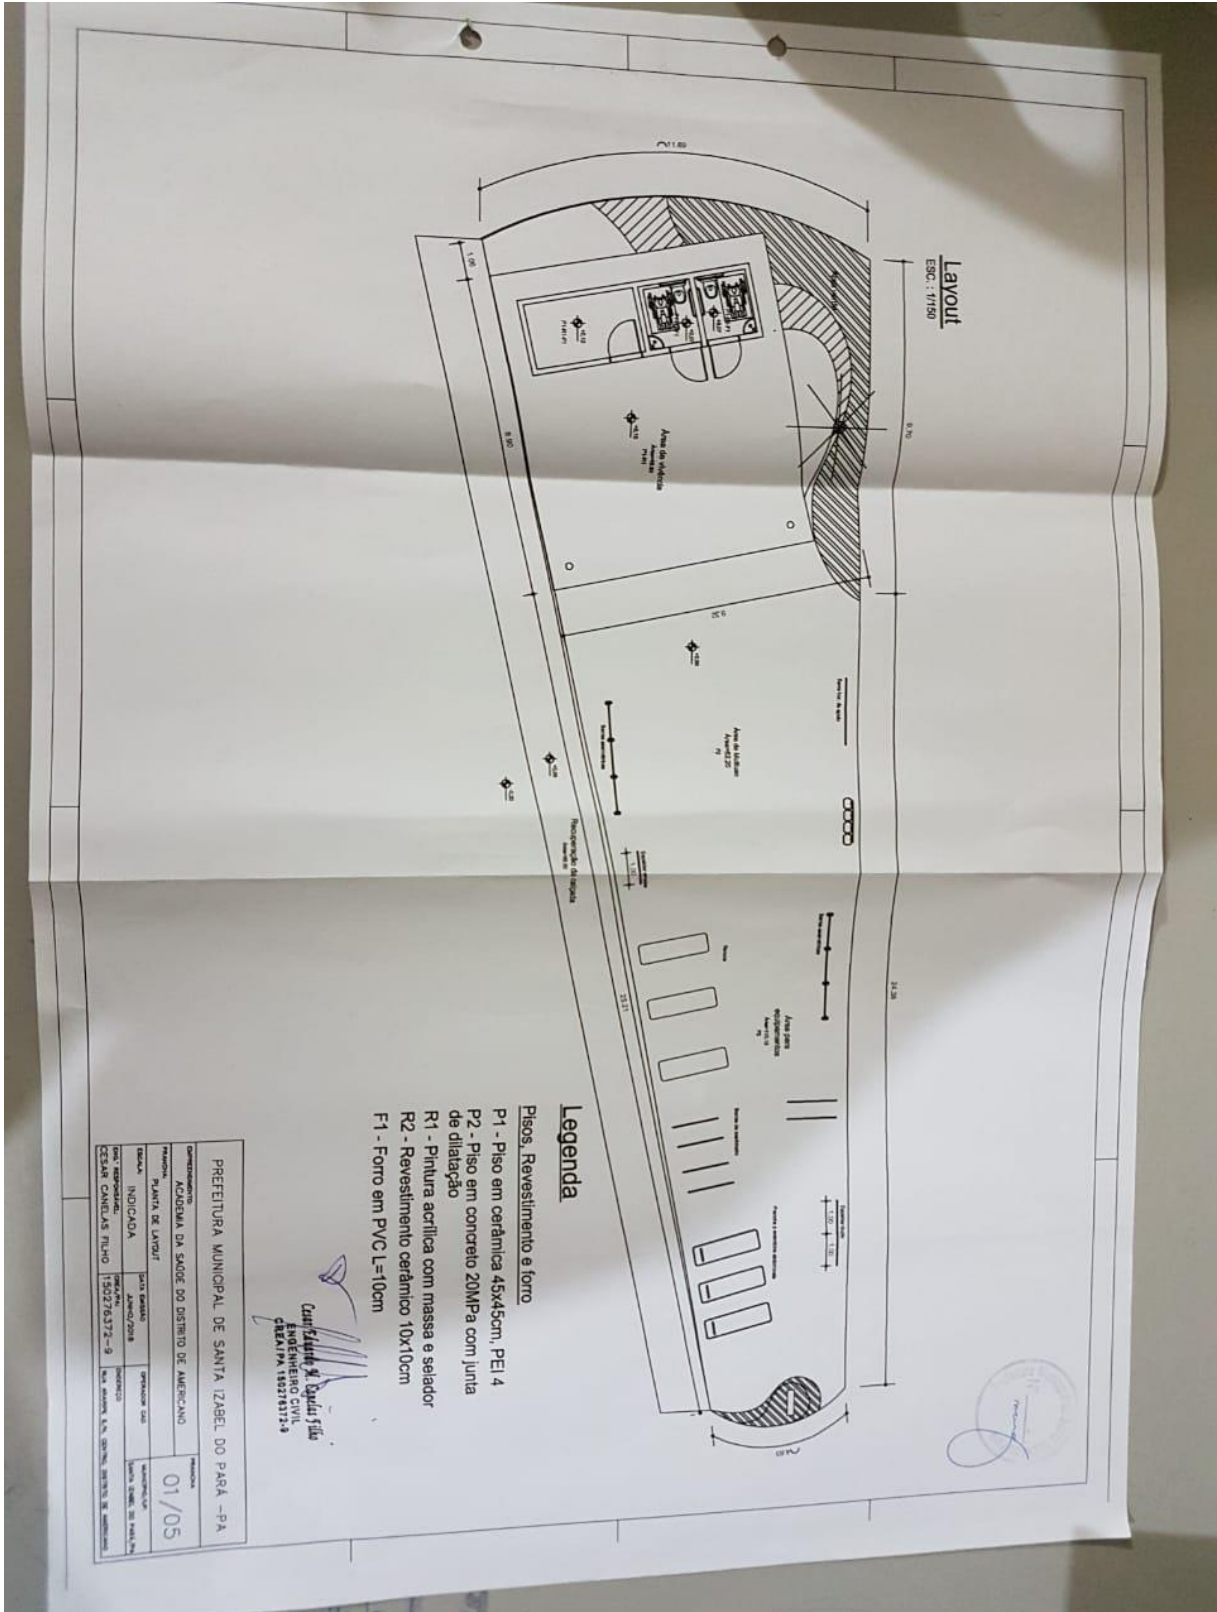

Legenda

- Pisos, Revestimento e forro**
- P1 - Piso em cerâmica 45x45cm, PEI 4
 - P2 - Piso em concreto 20MPa com junta de dilatação
 - R1 - Pintura acrílica com massa e selador
 - R2 - Revestimento cerâmico 10x10cm
 - F1 - Forro em PVC L=10cm

Carla Sílvia M. Dantas Silva
ENGENHEIRO CIVIL
CREA/PA 180278372-9

PREFEITURA MUNICIPAL DE SANTA IZABEL DO PARÁ -PA			
COMISSÃO PERMANENTE DE LICITAÇÃO			
ATA DA COMISSÃO PERMANENTE DE LICITAÇÃO Nº 01/05			
OBJETO: AQUISIÇÃO DA SAÚDE DO DISTRITO DE AMERICANO			
EMPRESA: PLANTA DE LAVAR			
EMPRESA INDICADA	EMPRESA QUE REALIZOU O LANCE	EMPRESA QUE REALIZOU O LANCE	EMPRESA QUE REALIZOU O LANCE
CESSAR CAPELAS FILHO	150278372-9	SUA EMPRESA S/A. CNPJ: 08797318/0001-00	SUA EMPRESA S/A. CNPJ: 08797318/0001-00