



Planta Baixa - Parte 02
escala 1:25

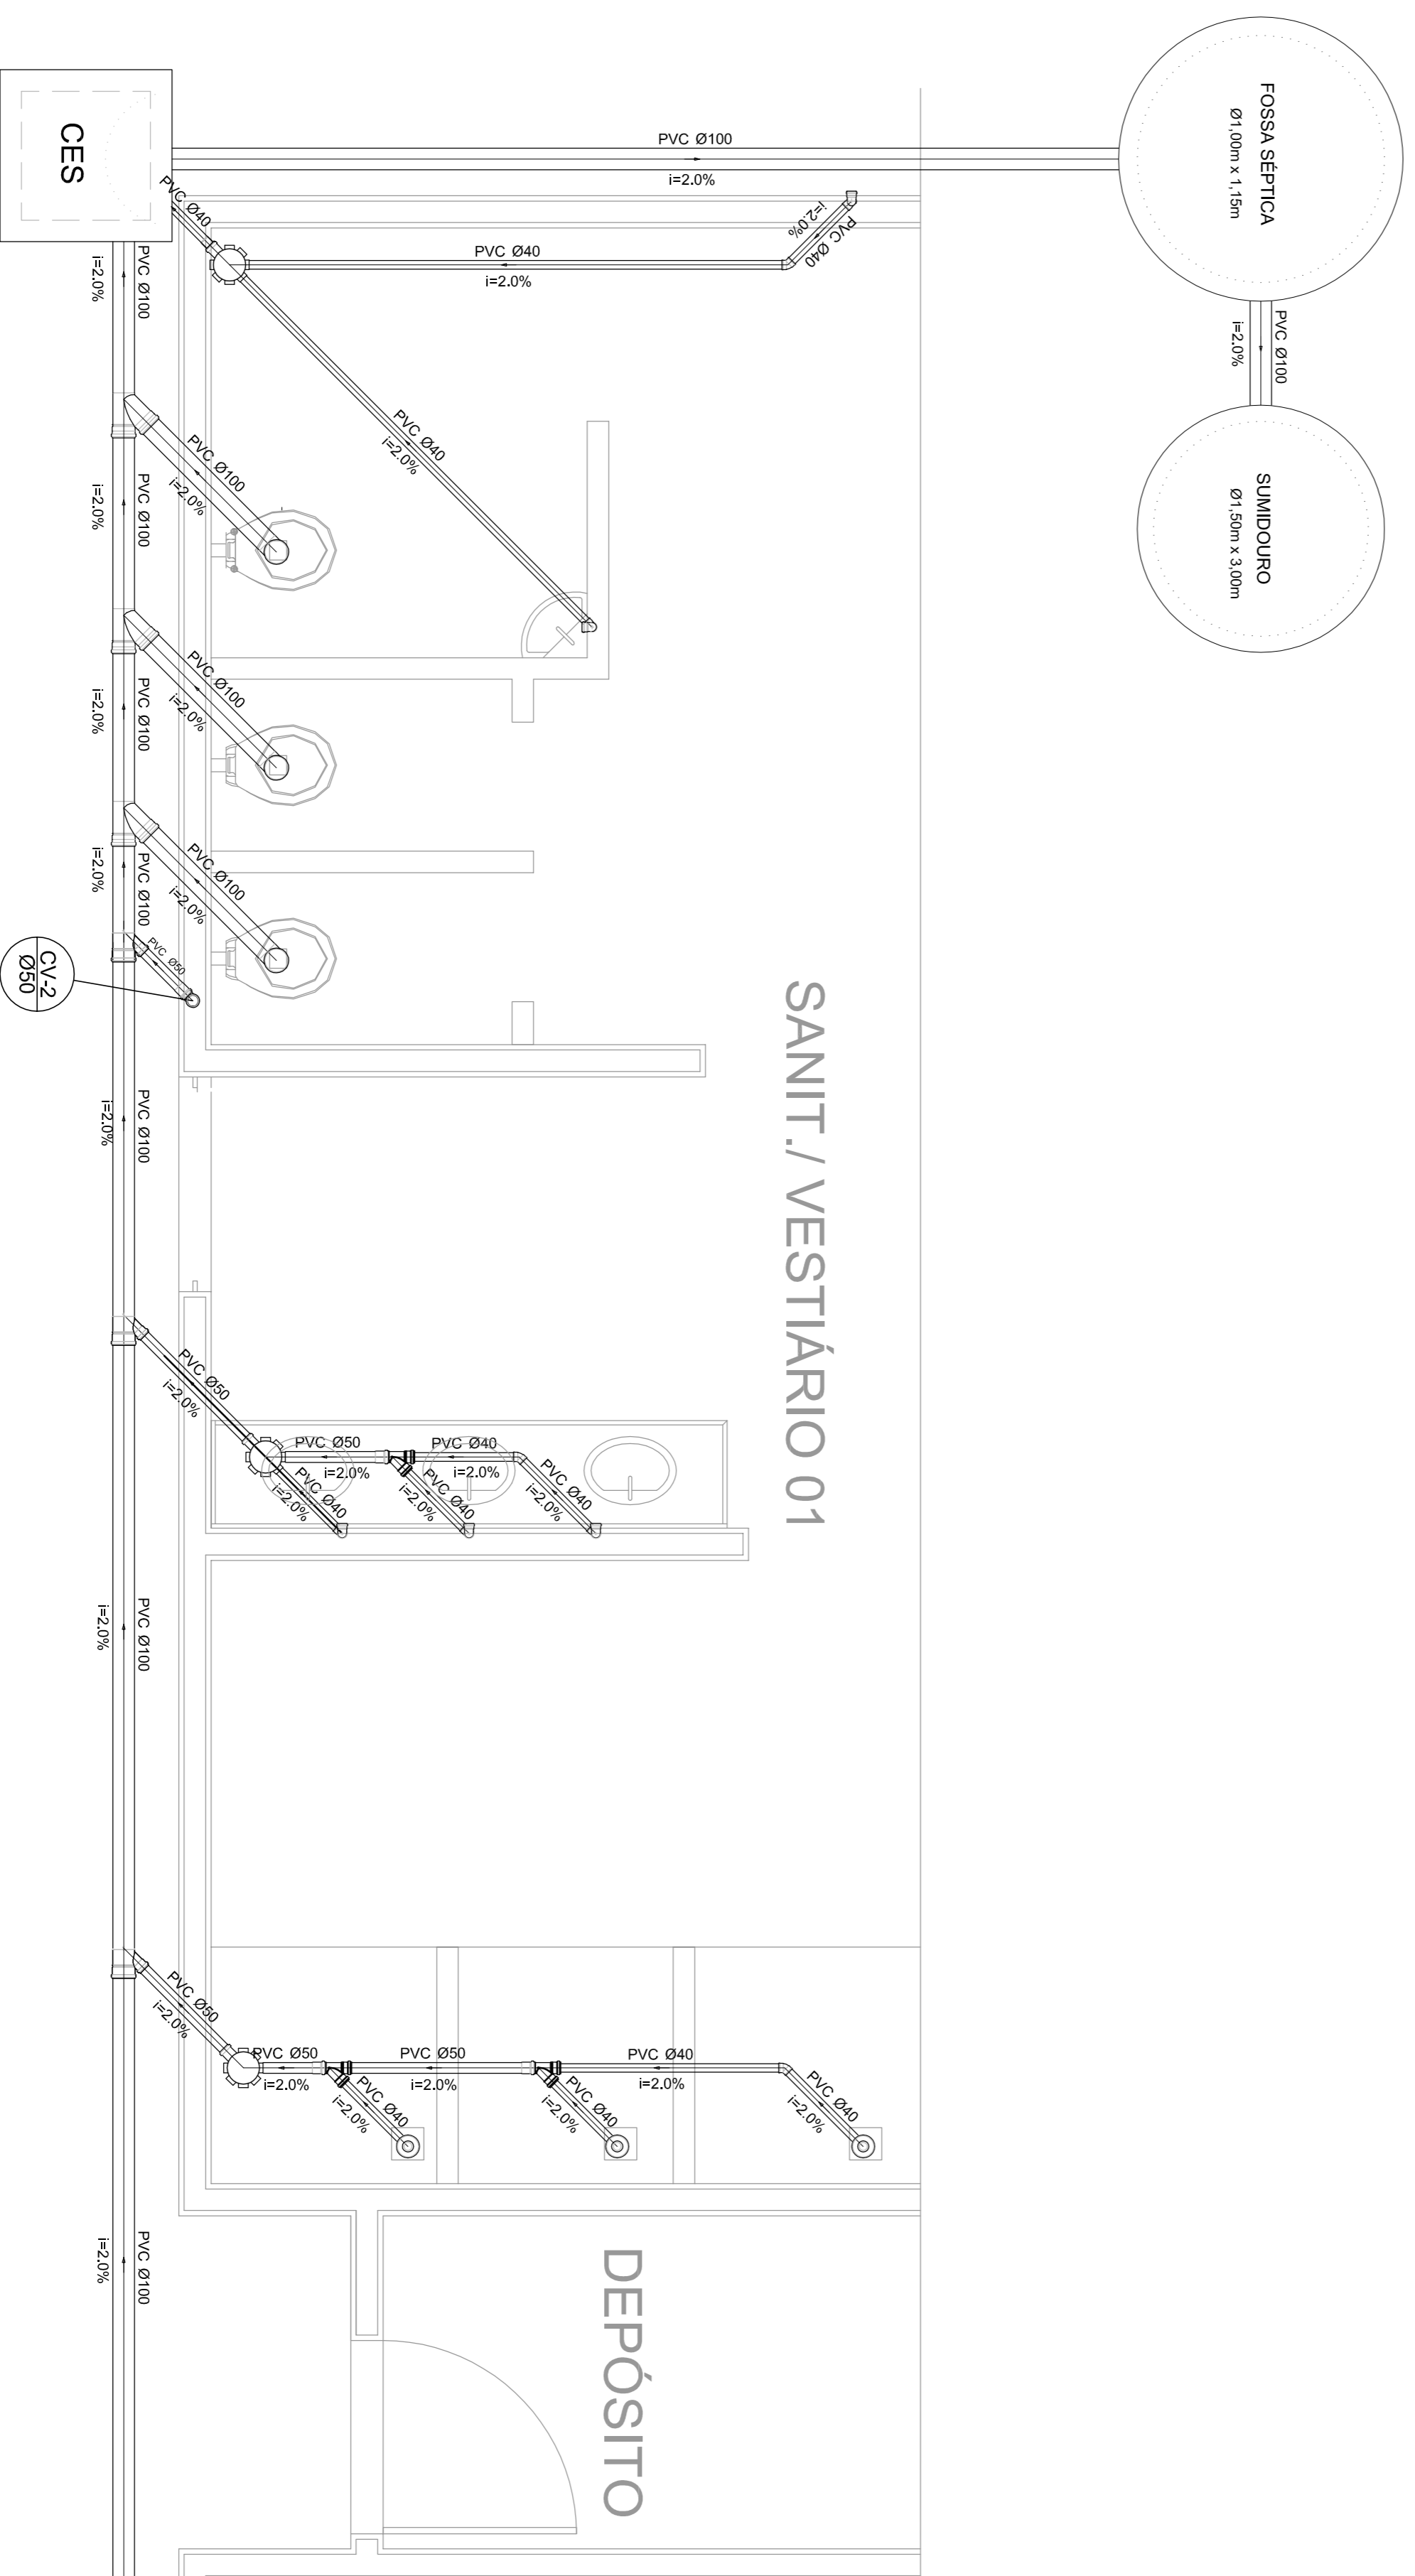

Planta Baixa - Parte 01
escala 1:25

Legenda
Banheira
Caixa Sifonada
Caixas Inspeção Esgoto Sifonada
CES
Chuveiro Residencial
Curva 45° curva Amarrico
Curva 90 curva-collura
Joelho 45
Junção simples
Lavatório Residencial com sifão
Lavatório de Uso Geral
Vaso Sanitário c/ 90°

Lista de Materiais	
Caixas de Passagem	2 pc
Caixa de inspeção de esgoto sifonada CES- 60X60 cm	
PVC Acessórios	6 pc
Caixa sifonada 150X150X50	6 pc
Raio sifonado alt. reg. saída 40	8 pc
100 mm - 40 mm	
Sifão de copo p/ pia e lavatório 1" - 1,1/2"	8 pc
Válvula p/ lavatório e tanque	8 pc
PVC Esgoto	
Curva 45 curta	1 pc
100 mm	
Curva 90 curta	16 pc
40 mm	
Joelho 45	7 pc
40 mm	
Joelho 90	7 pc
100 mm	
Joelho 90 canal p/ esgoto secundário	10 pc
40 mm - 1,1/2"	
Junção simples	6 pc
100 mm - 50 mm	
100 mm - 100 mm	
50 mm - 40 mm	4 pc
Tubo PVC ponta-bolsa c/ virala	6 pc
50 mm - 2"	
Tubo rígido c/ ponta e bolsa soldável	12,0 m
40 mm	
Tubo rígido c/ ponta lisa	5,50 m
100 mm - 4"	
40 mm	36,0 m
50 mm - 2"	42,0 m
PVC Esgoto	6,00 m
Curva 90 curta	
50 mm	
Tubo PVC ponta-bolsa c/ virala	2 pc
50 mm - 2"	
Ventilação	
PVC Esgoto	
Curva 90 curta	
50 mm	
Tubo PVC ponta-bolsa c/ virala	0,80 m
50 mm - 2"	

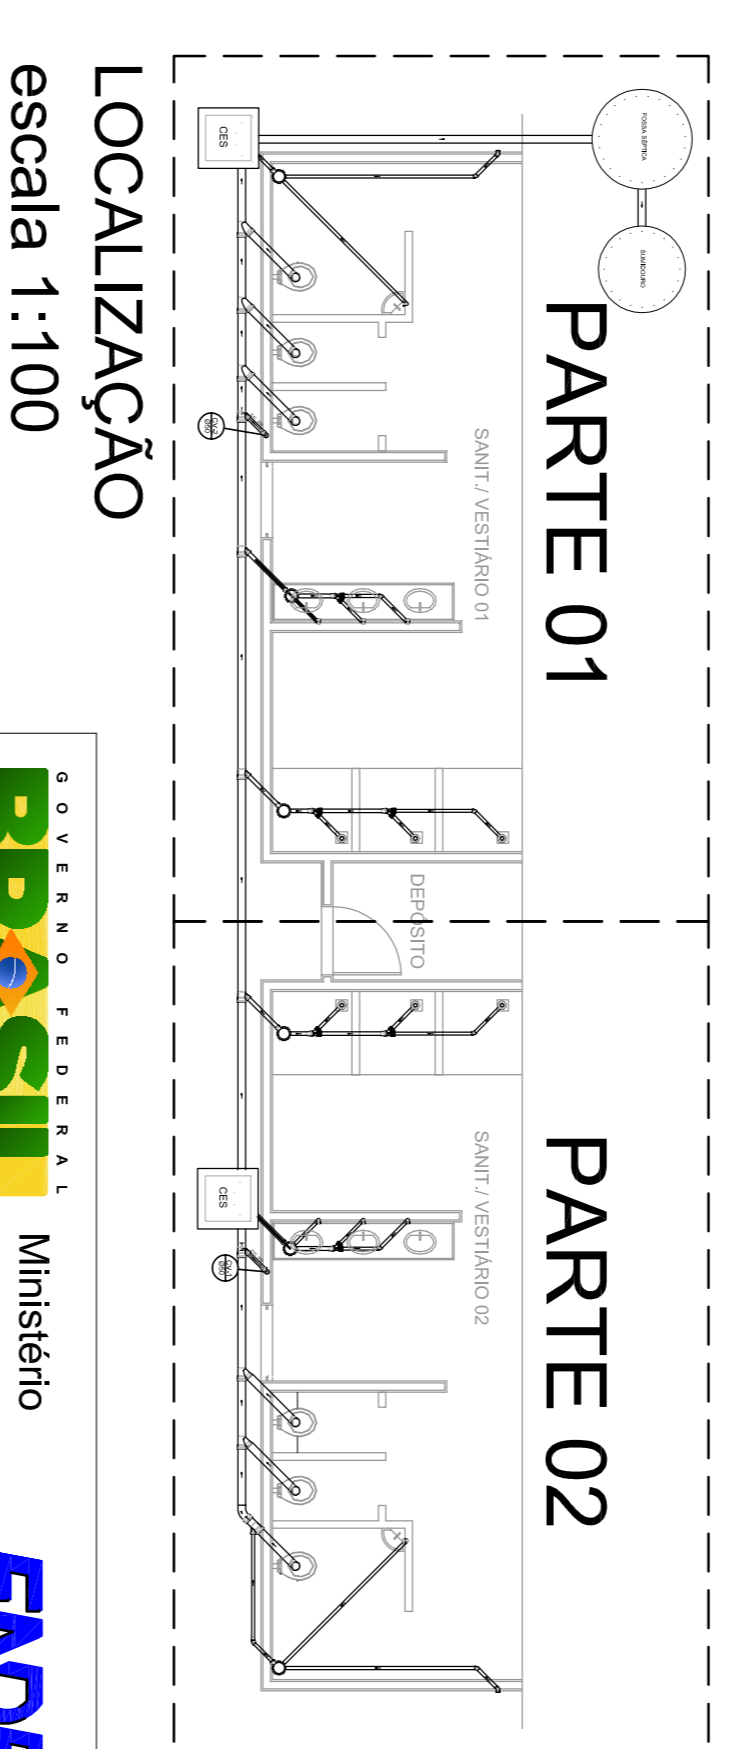

LOCALIZAÇÃO
escala 1:100

GOVERNO FEDERAL
BRASIL Ministério da Educação
PAIS RICO E PAIS SEM POBREZA **FUNDE** Fundação Nacional de Desenvolvimento da Educação

PROJETO PADRÃO - FNDE

MUNICÍPIO - UF:	
PROPRIETÁRIO:	
ENDEREÇO:	
PROPRIETÁRIO	
RESP. TÉCNICO	CREA
DUFU	CREA
RA	
OSSERVAÇÕES:	

QUADRA COBERTA PROJETO SANITARIO

CONSEQUENTE	QUADRA COBERTA	SAN
COEST - Coordenação Geral de Infraestrutura Educacional	PLANTA BAIXA	
REVISÃO	ESCALA	INDICAÇÃO
R:00	R:00	DATA EMISSÃO
R:00	R:00	JULHO/2011
PRONOME		PRONOME
A1 (941 X 394)		01/01