


Planta Baixa Geral  
Escala 1/500

PENAS	ESP	COR
RED	0.1	PRETO
YELL	0.2	PRETO
GRN	0.3	PRETO
CYAN	0.4	PRETO
BLUE	0.5	PRETO
MAGE	0.6	PRETO
BLAC	0.2	PRETO
CINZA 8	0.05	PRETO
CINZA 9	0.2	PRETO
10	0.2	10
11	0.6	BLAC
20	0.5	20
80	0.5	80
130	0.5	130
160	0.5	160
210	0.5	210

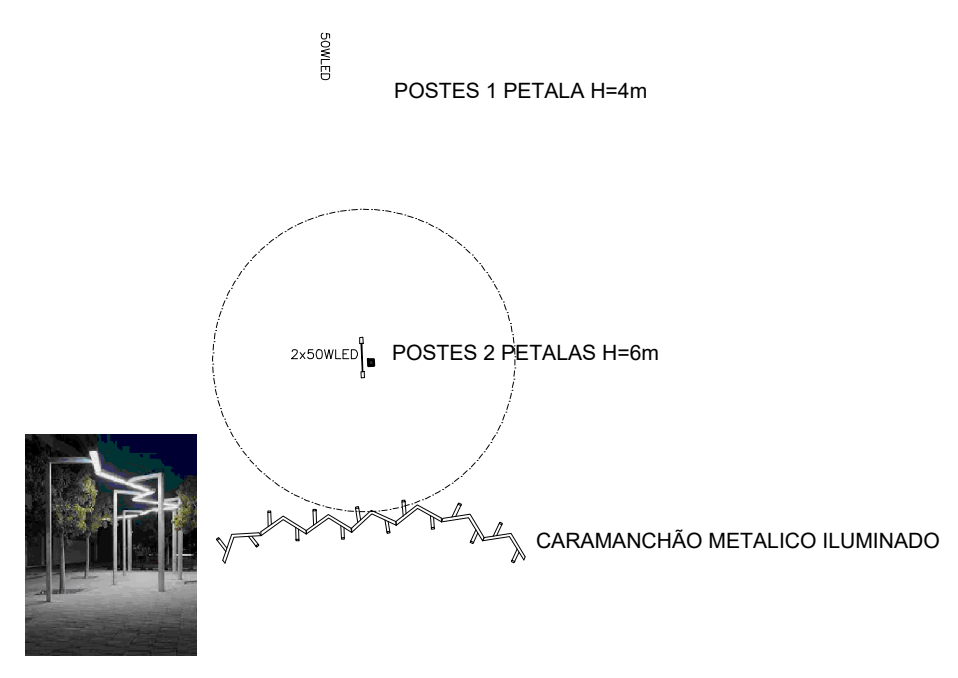

- CONJUNTO 03 REFLETORES DE LED 150W DE ALTA POTÊNCIA MODULAR
- LUMINÁRIAS TIPO SPOT EMBUTIDO DE SOLO/CHÃO LED REDONDO 30º IP67 2700K (LUZ AMARELA) 10W BIVOLT
- A SER RETIRADO
- A SER SUBSTITUÍDO
- LUMINÁRIAS TIPO BALIZADOR DE EMBUTIR LED INTELIGENT RETANGULAR DEFELETORA 2700K (LUZ AMARELA) 10W BIVOLT 6,8X15,9X4,5CM ALUMÍNIO PRETO

CARIMBO:

PROPRIETARIO: PREFEITURA MUNICIPAL DE SANTA IZABEL DO PARÁ/PA

PROJETO: TEC. ELETROT.º ANDERSON ALBUQUERQUE -CFT-027122800243/PA



MARIZA BAPTISTA  
ARQUITETURA E URBANISMO

11 911 984459487  
11 911 33550070 / 0080  
E-MAIL: marizabap@gmail.com



PREFEITURA MUNICIPAL  
DE SANTA IZABEL DO PARÁ

ASSUNTO:	REFORMA DO COMPLEXO ESPORTIVO MANOEL SILVA, NO MUNICÍPIO DE SANTA IZABEL DO PARÁ	DATA:	JUNHO/2022
LOCAL:	BR 316 ENTRE AVENIDA ANTÔNIO LEMOS - BAIRRO ARATANHÁ SANTA IZABEL DO PARÁ/PA	ESCALA:	INDICADA
CONTEUDO:	PROJETO ELÉTRICO PLANTA BAIXA	FRANZISA:	ELE
DESENHO CAD:	MNB AMORAS		01/02

DIREITOS RESERVADOS - LÍBRI DE INSCRIÇÃO EM AUTORIZAÇÃO DE USO: ANUPR. EPARA SUBITA AS MEDIAS LEGIS COBREM. ALCANTARA DE FREITAS DAMELIO JUNIOR E CONSULTOR ESPORTIVISTAS FOTÓTEC